


RZUT PIWNICY

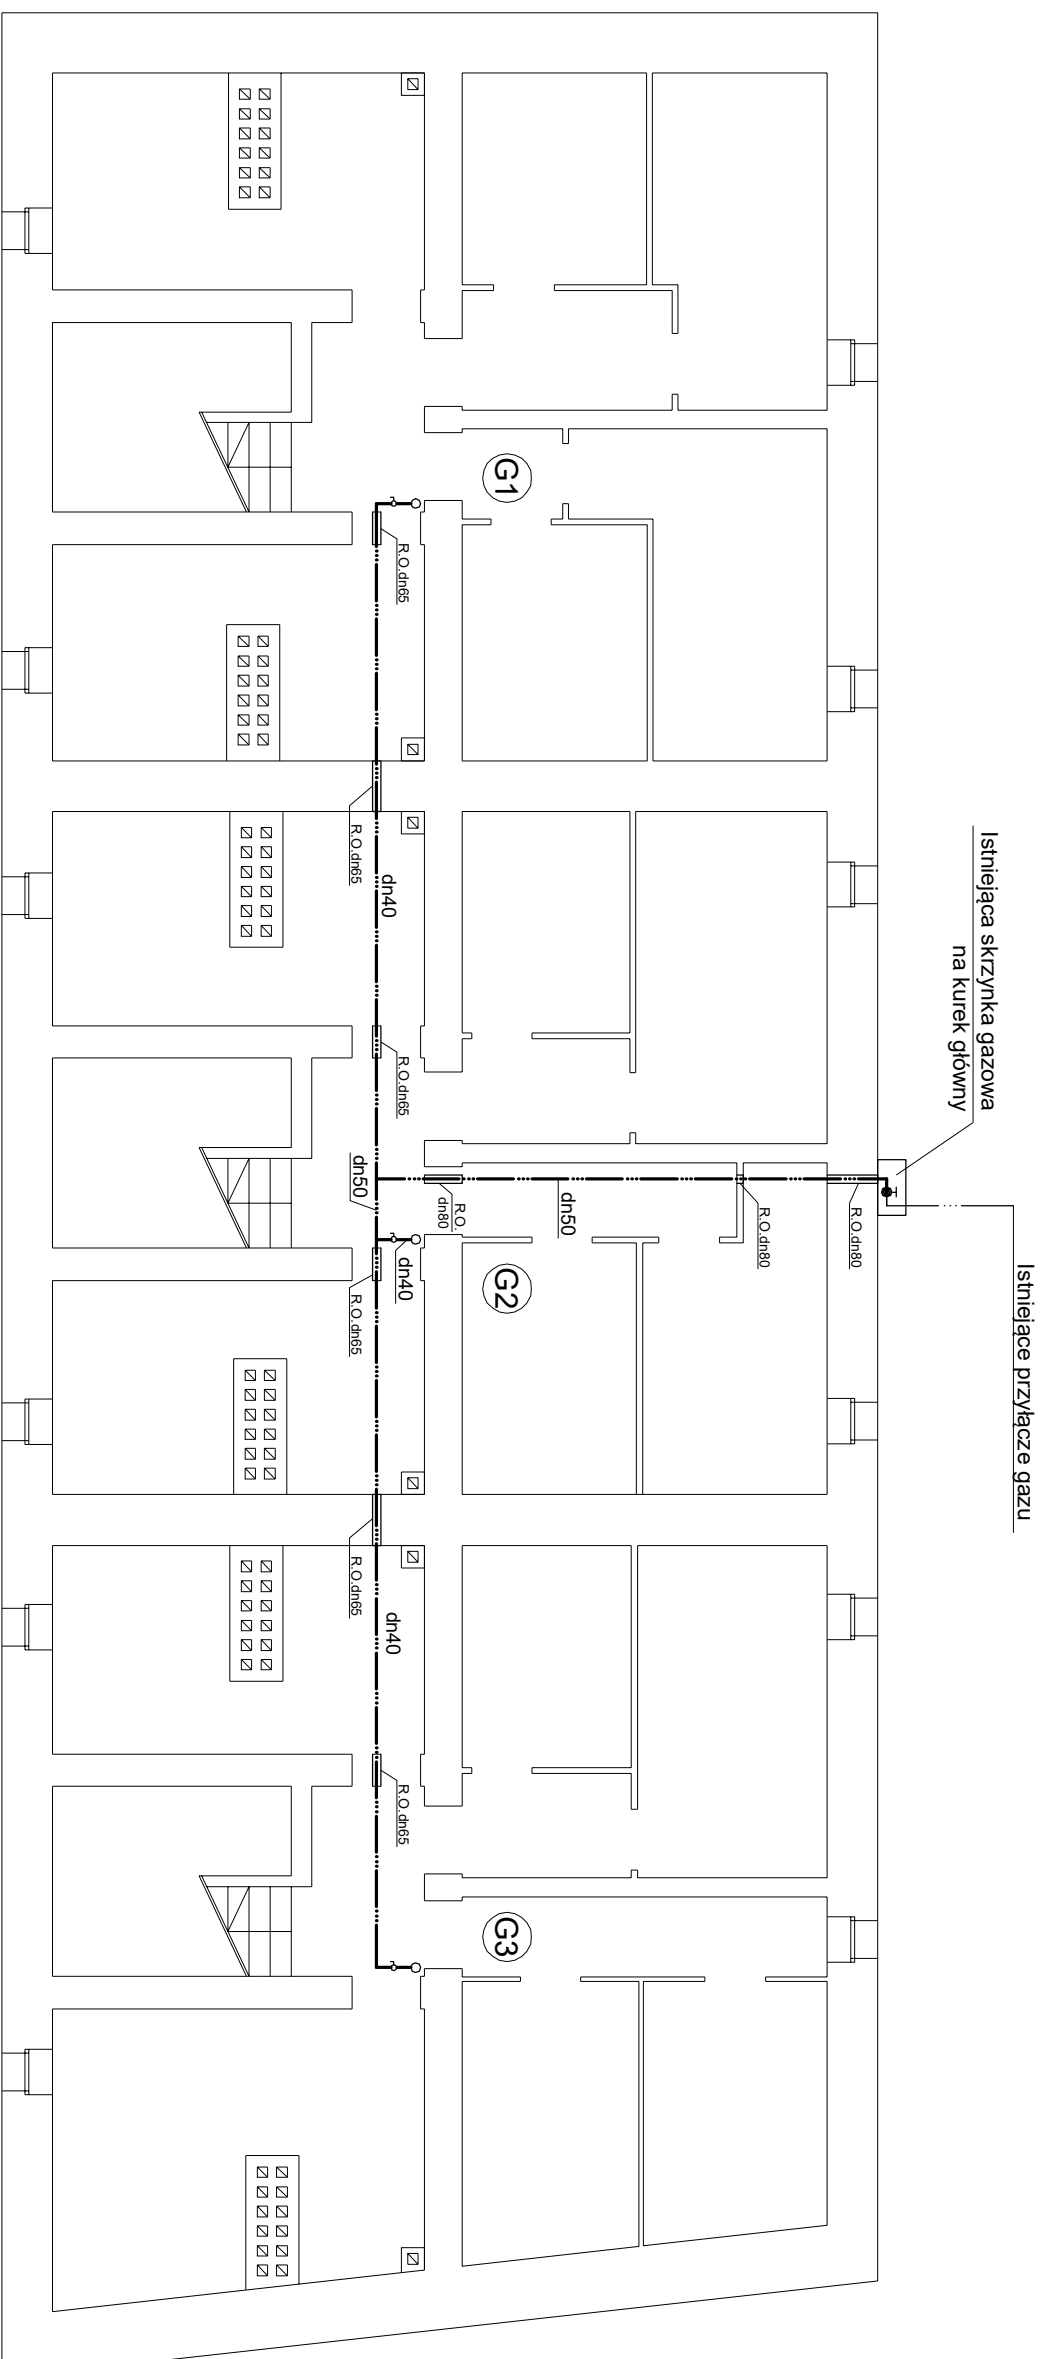

COMMENTARNA 11

COMMENTARNA 9

CMENTARNA 7

UWAGA:

1. Wszystkie przejęcia przez przegrody budowlane wykonać w ramach ochronnych o dwie dymentse większych od rury przewodowej - po przeprowadzeniu rury przewodowej otwór wypełnić materiałem trwałym plastycznym.
2. Instalacje gazowe w obrotach piwnic, klatki schodowej wykonać z rur stalowych czarnych bez szwów łączonych przez spawanie.
3. Rury prowadzić pod stropem pomieszczeń po wierzchu ścian.

LEGENDA:

dn40
Instalacja gazowa z rur stalowych

20 Zawór odcinający

Kurek główny istniejący

G1 Pion instalacji gazowej

Obiekt i adres: Budynek mieszkalny ul. Cmentarna 7, 9, 11 w Świątchłowicach				
Faza i temat: PT WYMIANA WEWNĘTRZNEJ INSTALACJI GAZU				
Nazwa rys.: RZUT PMNICY				
Imię i nazwisko		Nr uprawnień	Podpis	Uwaga nr.: 04/2025/IRON-4
Projekciowi	mgr inż. S. Gdbner	SLK/1058/ PWOS/05	Nr rys.: 2	Nr proj.: 79/2025
Opracowi			Ilość rys.: 6	Skala: 1:100
Sprawdził:	mgr inż. J. Węgrzyn	SLK/0959/ PWOS/05	Data: 07.2025	
SP "INWESTPROJEKT-KATOWICE" 41-600 ŚWĘTCHŁOWICE ul. BIEZCZADZKA 9				