


# RZUT PARTERU

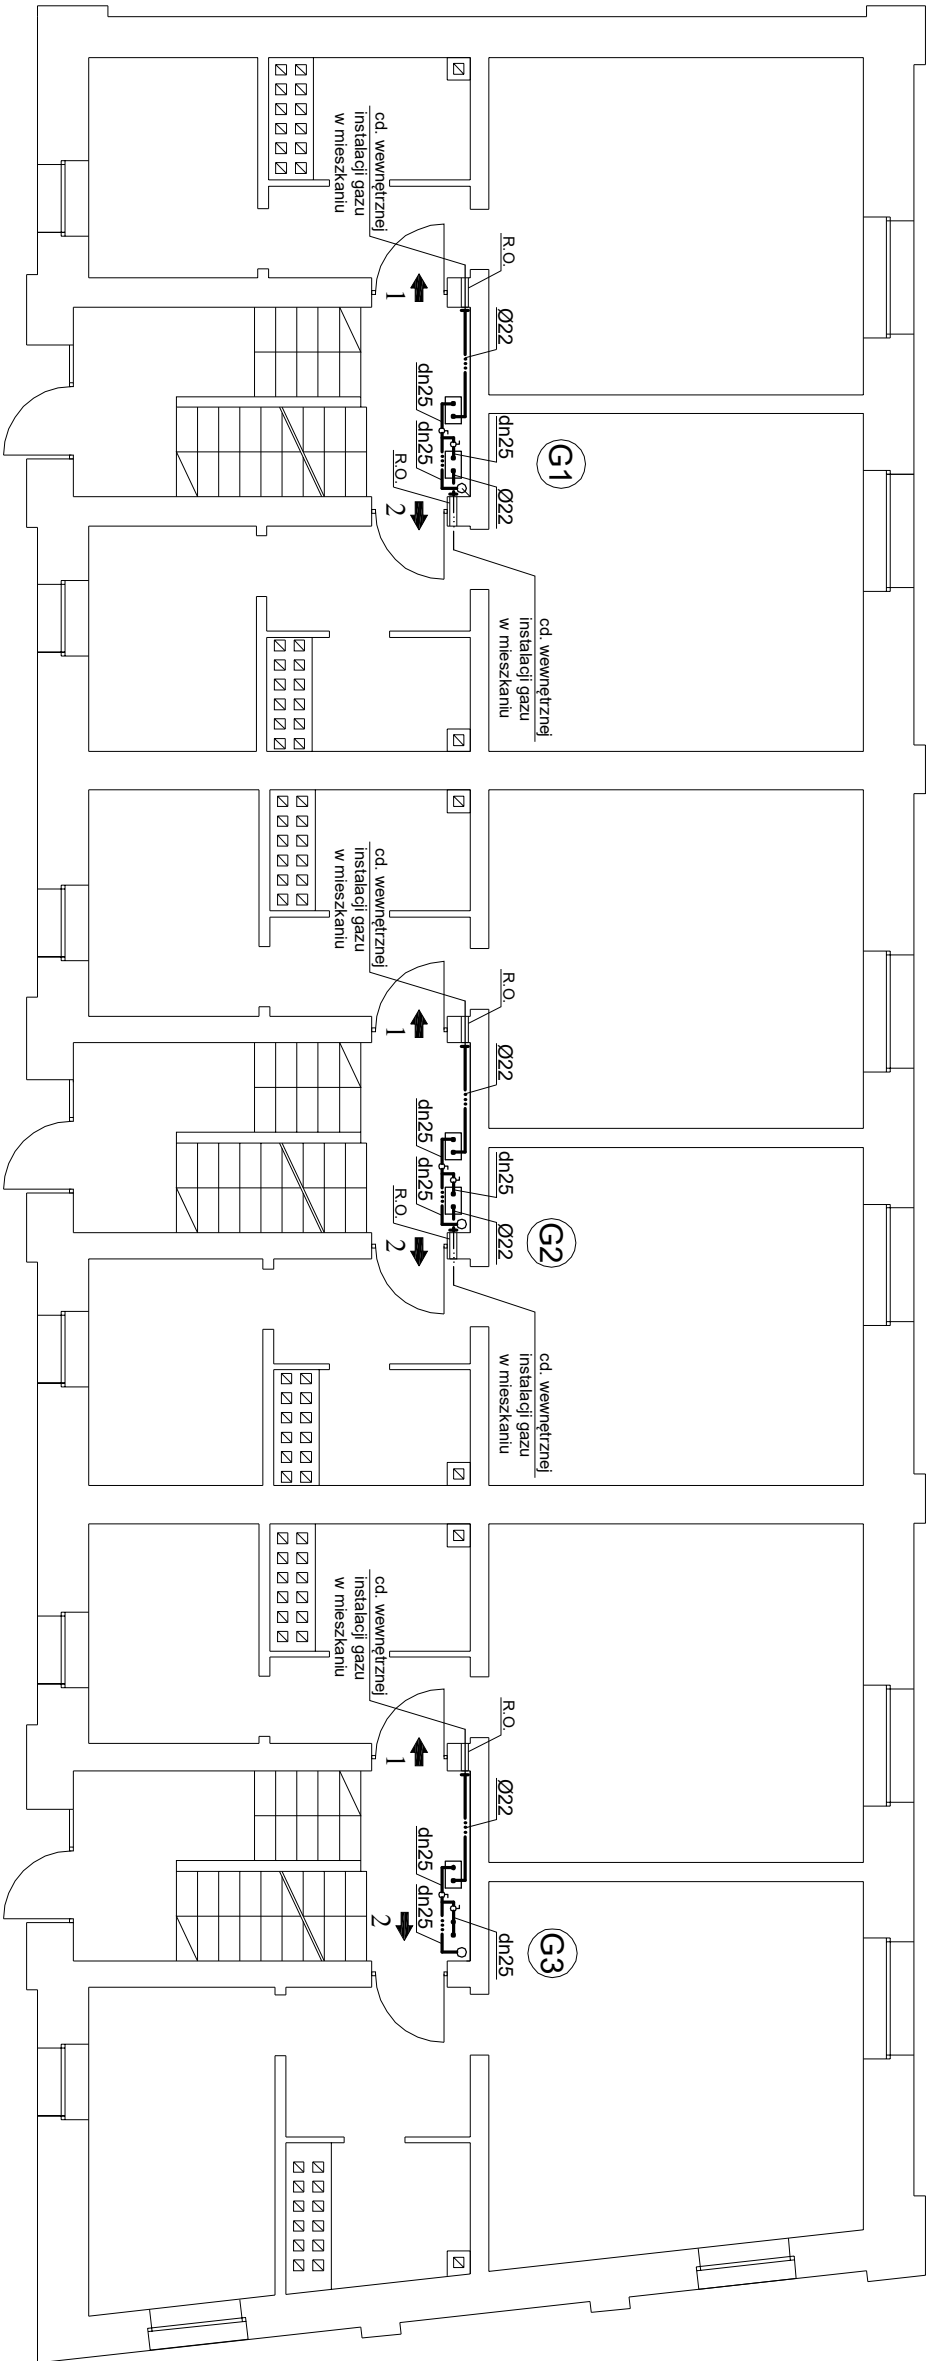

CMENTARNA 11

CMENTARNA 9

CMENTARNA 7

- UWAGA:
1. Wszystkie przejścia przez przegrody budowlane wykonać w rurach ochronnych o dwie dymsie większych od rury przewodowej - po przeprowadzeniu rury przewodowej otwór wypełnić materiałem trwale plastycznym.
  2. Instalację gazową w obrębie klatek schodowych wykonać z rur stalowych czarnych bez szwu łączonych przez spawanie, fragmenty orurowania od gazomierzy do wejścia instalacji do poszczególnych mieszkań wykonać z rur miedzianych łączonych na zacisk.
  3. Rury prowadzić pod stropem pomieszczeń po wierzchu ścian.
  4. Gazomierze montować na klatce schodowej w wentylowanych szafkach zamykanych na klucz kominiarski.

## LEGENDA:

- dn25 Instalacja gazowa z rur stalowych
- Ø22 Instalacja gazowa z rur miedzianych
- Zawór odcinający
- Gazomierz istniejący
- G1 Pion instalacji gazowej
- ↑ Złącze przejściowe pomiędzy nową instalacją na klatce schodowej a wewnętrzną instalacją w mieszkaniu
- 5 Numer mieszkania

III		Obiekt i adres:	Budynek mieszkalny ul. Cmentarna 7, 9, 11 w Świętochłowicach	
III		Faza i temat:	PT WYMIANA WEWNĘTRZNEJ INSTALACJI GAZU	
III		Nazwa rys.:	RZUT PARTERU	
Imię i nazwisko		Nr uprawnień	Podpis	Umowa nr: 047/2025/RON-4
mgr inż. S. Góbnier		SIUK/1058/PWOS/05		Nr rys.: 3 Nr proj.: 79/2025
Opracował:				Ilość rys.: 6 Skala: 1:100
Sprawdził: mgr inż. J. Węgrzyn		SIUK/0959/PWOS/05		Data: 07.2025
SP "INWESTPROJEKT-KATOWICE" 41-600 ŚWIE TOCHŁOWICE ul.BIESZCZADZKA 9				